


Omschrijving	Doc.nr.	Rev.
BG plattegrond	20453-TO-2023-04-06	
Bestek SVZ: Aantbrengen Bovenleiding HHP Master	P500-538-BO-HTM-IB-SVZ-00113	00
Bestek Master tekening aantbrengen kabels en Leidingen	P500-538-BO-HTM-IB-SVZ-00138	00
Spoorontwerp	P500-538-HTM-IB-SPO-00025	00

- Uitgangspunten**
- Afmeting overge disciplines ontwerpen,
 - Niet tekenen scheven,
 - Voeding schema naar bestaand gaand, omgekeerd,
 - Aandring werkplaats aansturen aan HHP en open in werkput, kabel 150m²,
 - trace via mantelbus (afspaan),
 - Trafo (max 10kVA), tenzij anders opgegeven,
 - Daling: 1,2% MV op terrein afgelezen,
 - Meus kabels in het sp onderlaag spoor, met ingepast opgelezen/afgelezen LETOP gaten in het spoor voor dat er gestort wordt
 - Sleuf met dekplaat (bv steerverbindingen kabel 150m², op onderlaag,
 - Mantelbus HDPE diameter 150 (niet glas), tenzij anders opgegeven,
 - Kabels naar terrein door velding via kabelput samen met 50kVAAS in de hal, met contact 15kV,
 - Kabelput en Sleuf in hal vullen met zand, dicht en met beton regel/dekplaat,
 - Na veranderingen locatie afgelezen met WSB,
 - zie Bestek P500-538-BO-HTM-IB-SVZ-00113,
 - Teken de 100% situatie en tekeningen:
 - P500-538-BO-HTM-IB-SVZ-00109 en
 - P500-538-BO-HTM-IB-SVZ-00103

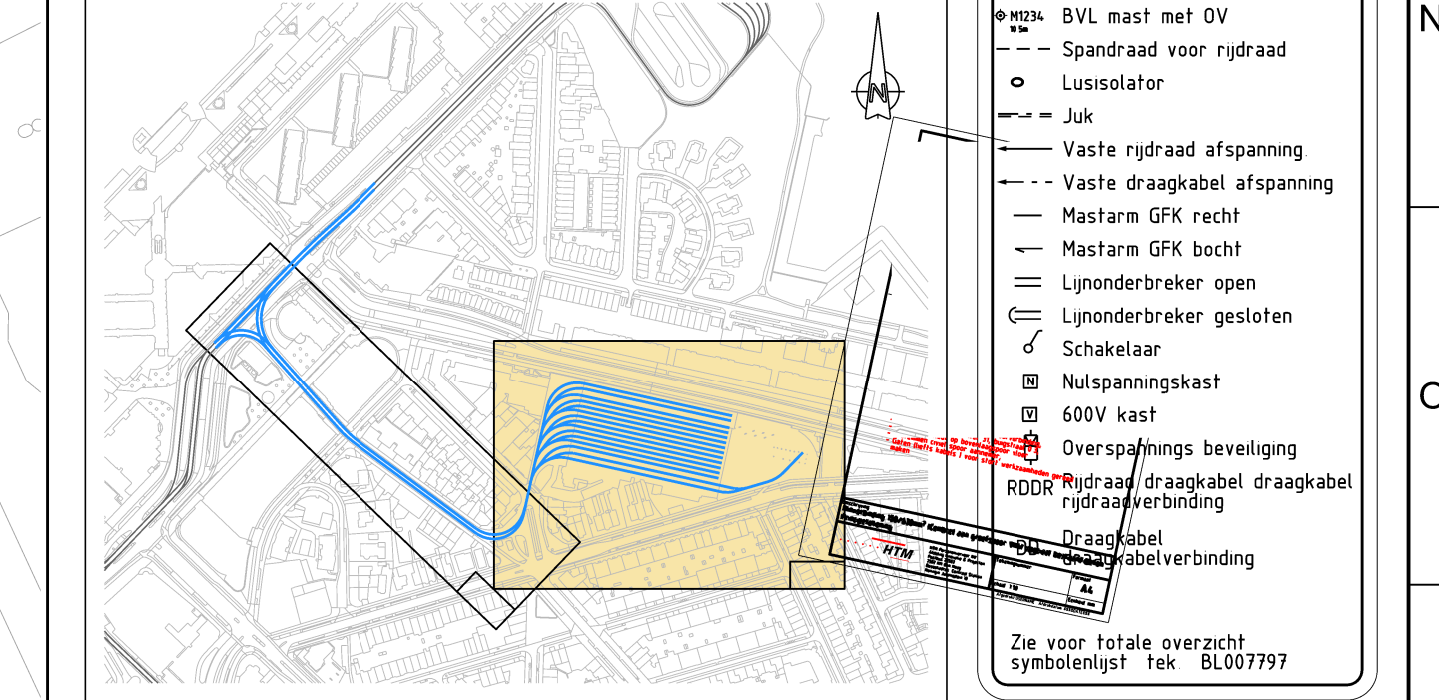

Progr / opdr naam	Tekenaar	13-04-2023
Remise Scheveningen	S Bandhoe	
Project/opdr nr P500-538	Controler	A de Niet
Opdrachtgever HTM	Controler afwijking	30-05-2023
Projectfase Bestek - Voorbereidingsfase		
Discipline SVZ Getelichtstation	Vrijgegeven	P Meere
Documentstatus Vrijgegeven		30-05-2023

Bestekstekening Aantbrengen kabels en Leidingen
 Locatie: Harstenhoekplein- Remise Scheveningen
 SVZ

P500-538-BO-HTM-IB-SVZ-00138

HTM
 HTM Personeel NV
 Afdeling Techniek
 Postbus 2602
 2326 AN Gooi Haag
 Beveiligings Controler Station
 Koningsdijk 10

Bladformaat A0
 Schaal 1:250
 Eenheid meter
 Blad 1 van 1
 Besteknummer

